



LEGENDA HIDRAULICA

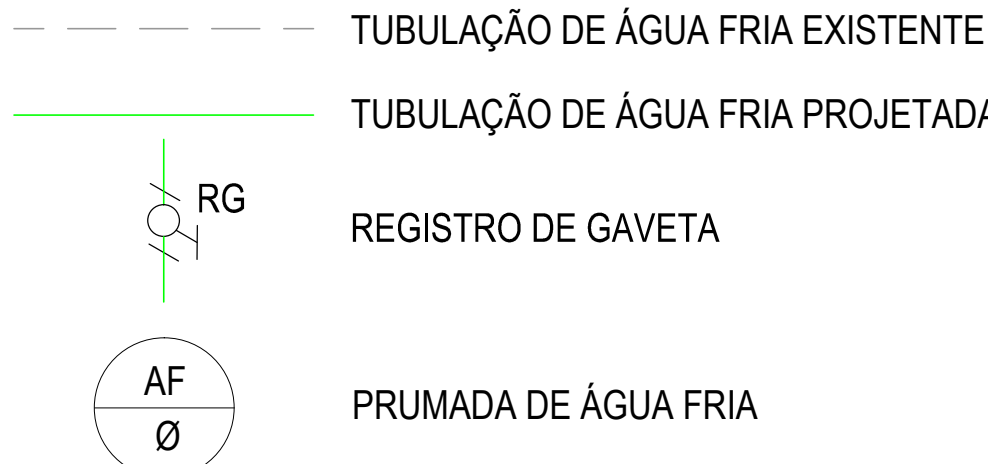

BACIA SANITÁRIA	0,20
LAVATÓRIO	0,60
TORNEIRA	0,45
REGISTRO DE GAVETA	1,80

ALTURA DOS PONTOS EM
RELAÇÃO AO PISO ACABADO

BACIA SANITÁRIA	0,20
LAVATÓRIO	0,60
TORNEIRA	0,45
REGISTRO DE GAVETA	1,80

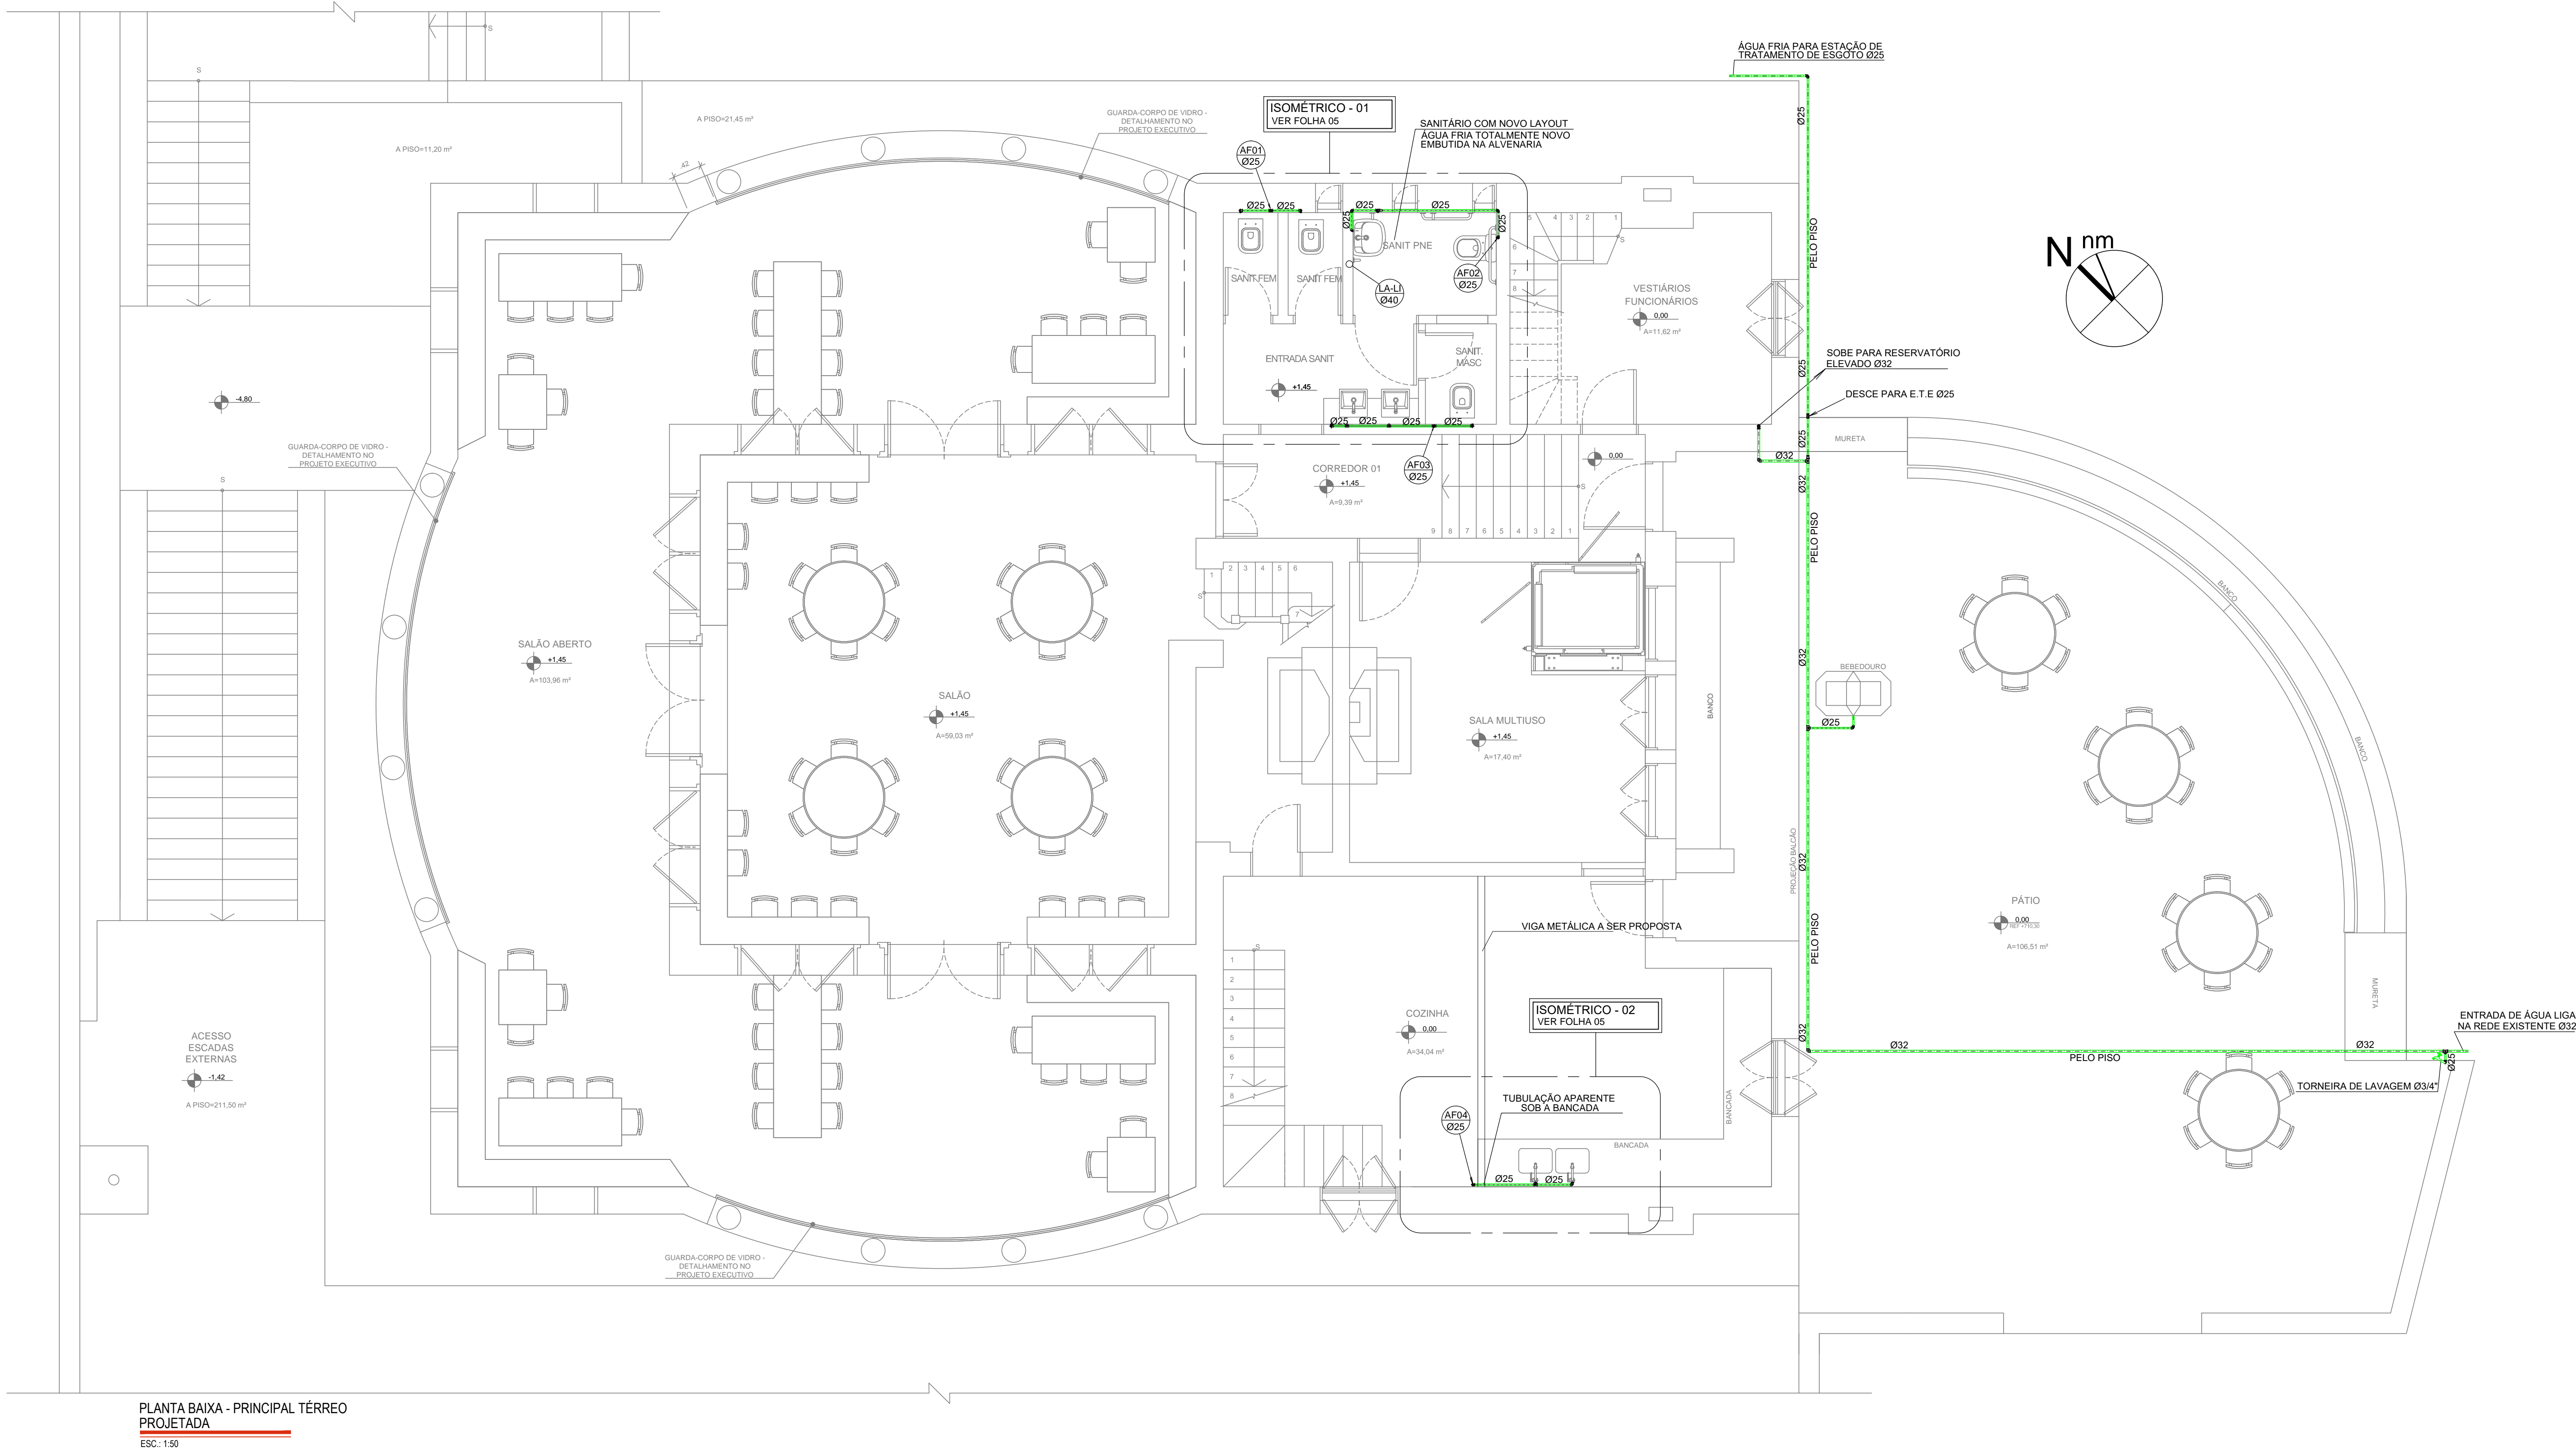

- NOTAS:
- 1 - As tubulações de água fria deverão ser em PVC marrom.
 - 2 - Medidas em milímetros.
 - 3 - Todos os serviços a serem executados deverão obedecer a melhor técnica vigente, enquadrando-se rigorosamente, dentro dos preceitos normativos vigentes.
 - 4 - As interferências devem ser verificadas e desviadas no decorrer das montagens envolvidas, ficando sob responsabilidade da Instaladora todo fornecimento de materiais e serviços para estas atividades;
 - 5 - Competirá a instaladora o fornecimento integral de todos os equipamentos, materiais e serviços para a implantação do projeto em referência.
 - 6 - A instaladora deverá fornecer e instalar todos os acessórios necessários para passagens das instalações na transposição de vigas, lajes, pisos e paredes, bem como, para a interligação das tubulações hidráulicas existentes.
 - 7 - Ficará a cargo da instaladora o fornecimento das infraestruturas e testes para os sistemas hidráulicos envolvidos, em conformidade com as normas técnicas da ABNT aplicáveis;
 - 8 - Devem ser realizadas as instalações das respectivas redes hidráulicas e remanejamentos de sistemas e equipamentos existentes que se fizerem necessários a fim de permitir a intervenção das áreas específicas da obra.
 - 9 - Executar as instalação dos pontos de água fria e todos os componentes a fim de atender os requisitos técnicos do sistema hidráulico previsto no projeto.
 - 10 - Devem ser realizados os ensaios tecnológicos (testes hidráulicos) nas instalações conforme as normas aplicáveis.
 - 11 - Devem ser previsto o engrosso das paredes para a passagem das tubulações.
- Normas Técnicas
NBR-5647 - Tubos de PVC rígido para redes de água
NBR-6587 - Água tratada ou não para o consumo público - condições de potabilidade.
NBR-5626 - Instalações Prediais de Água Fria

PLANTA BAIXA - PRINCIPAL TERREO
PROJETADA
ESC: 1/50

Nº	DATA	REVISÃO	VISTO
02	10/2019	REVISÃO FINAL / COMPATIBILIZAÇÃO	
01	08/10/2019	REVISÃO GERAL	
00	30/09/2019	EMISSÃO INICIAL	



FUNDAÇÃO FLORESTAL
FUNDAÇÃO PARA CONSERVAÇÃO E A PRODUÇÃO FLORESTAL DO ESTADO DE SÃO PAULO
SEI - Setor de Engenharia e Infraestrutura



CLIENTE
FUNDAÇÃO FLORESTAL

OBRA
ELABORAÇÃO DE PROJETO DE RESTAURO

LOCAL
PESM - NÚCLEO ITUTINGA PILÕES - CAMINHOS DO MAR

ASSUNTO
POUSO DE PARANAPIACABA - PROJETO DE HIDRÁULICA / ÁGUA FRIA
PLANTA BAIXA DO PAV. TERREO

RESPONSÁVEL ENG. REINALDO MOLINA	ART. Nº 28027230191030622	ASSINATURA	FOUNDA	ESCALA 1:50
COORDENAÇÃO ARG. LUIS ANTONIO PUPINSKI	RRT. Nº 0000080244729	ASSINATURA	PE-03/09	DATA 10/2019
ELABORAÇÃO JOSE LOURENÇO	ARQUIVO 194_CM_PE_HID_POU_FL03_R02	ETAPA PROJETO EXECUTIVO	REVISÃO 02	

LEGENDA	DESCRIÇÃO
01	ÁGUA FRIA
02	ÁGUA FRIA
03	ÁGUA FRIA
04	ÁGUA FRIA
05	ÁGUA FRIA
06	ÁGUA FRIA
07	ÁGUA FRIA
08	ÁGUA FRIA
09	ÁGUA FRIA
10	ÁGUA FRIA
11	ÁGUA FRIA
12	ÁGUA FRIA
13	ÁGUA FRIA
14	ÁGUA FRIA
15	ÁGUA FRIA
16	ÁGUA FRIA
17	ÁGUA FRIA
18	ÁGUA FRIA
19	ÁGUA FRIA
20	ÁGUA FRIA
21	ÁGUA FRIA
22	ÁGUA FRIA
23	ÁGUA FRIA
24	ÁGUA FRIA
25	ÁGUA FRIA
26	ÁGUA FRIA
27	ÁGUA FRIA
28	ÁGUA FRIA
29	ÁGUA FRIA
30	ÁGUA FRIA
31	ÁGUA FRIA
32	ÁGUA FRIA
33	ÁGUA FRIA
34	ÁGUA FRIA
35	ÁGUA FRIA
36	ÁGUA FRIA
37	ÁGUA FRIA
38	ÁGUA FRIA
39	ÁGUA FRIA
40	ÁGUA FRIA
41	ÁGUA FRIA
42	ÁGUA FRIA
43	ÁGUA FRIA
44	ÁGUA FRIA
45	ÁGUA FRIA
46	ÁGUA FRIA
47	ÁGUA FRIA
48	ÁGUA FRIA
49	ÁGUA FRIA
50	ÁGUA FRIA